

MAPA DO CELOW PROJEKTOWYCH
 ARKUSZ NR 2 [2]


Oznaczenie kancelaryjne zgłoszenia pracy geodezyjnej	GD-PODGK.6640.1737.2017
Jednostka ewidencyjna	143412_2
Identyfikator	m. Wołomin
Nazwa	0023, 0024, 0025
Obreń ewidencyjny	m. Wołomin 0023, m. Wołomin 0024, m. Wołomin 0025
Skala mapy	1:500
Sekcja 2000	7.176.23.11.4.3, 7.176.23.11.4.4, 7.176.23.12.3.3, 7.176.23.16.2.2, 7.176.23.16.2.1

Nazwa układu płaskich współrzędnych: PL-2000/21
 Wysokości: Kronsztadt 86
 Oznaczenie granic obszaru aktualizacji: [Symbol]

UWAGA: Nie przeprowadzono badania ksiąg wieczystych i nie wykucza się istnienia służebności gruntowych w granicach projektowanej inwestycji.
UWAGA: Nie wykucza się istnienia w terenie innych nie wykazanych na niniejszej mapie urządzeń podziemnych, które nie były zgłoszone do inwentaryzacji powykonawczej.
UWAGA: W zakresie opracowania mapy zasadniczej występują znaki geodezyjne zgodnie z przepisami na podstawie art. 15 z dnia 17.05.1989r. Prawo geodezyjne i kartograficzne.

GEOTRONIKA inż. Mariusz Wilanowski
 ul. Mielnicza 21/23 tel. 509-037-67-44
 10-589 Olsztyn REGON 146019333
 tel. 448 904 116 020 biuro@geotronika.pl
 10.11.2017r.

Pełnowartościowy dokument został opracowany w wyniku prac geodezyjnych i kartograficznych, których rezultaty zawiera operat techniczny wpisany do ewidencji materiałów państwowego zasobu geodezyjnego i kartograficznego.
STAROSTA WOŁOMIŃSKI
 Identyfikator ewidencyjny materiału zasobu - operatu technicznego: P.1434.2017.7289
 Data wpisania operatu technicznego do ewidencji materiałów zasobu: 2017-11-14
 Z up. Starosty Wołomińskiego Powiat Wołomiński
 Inicj. nazwisko i podpis osoby reprezentującej organ: [Podpis]

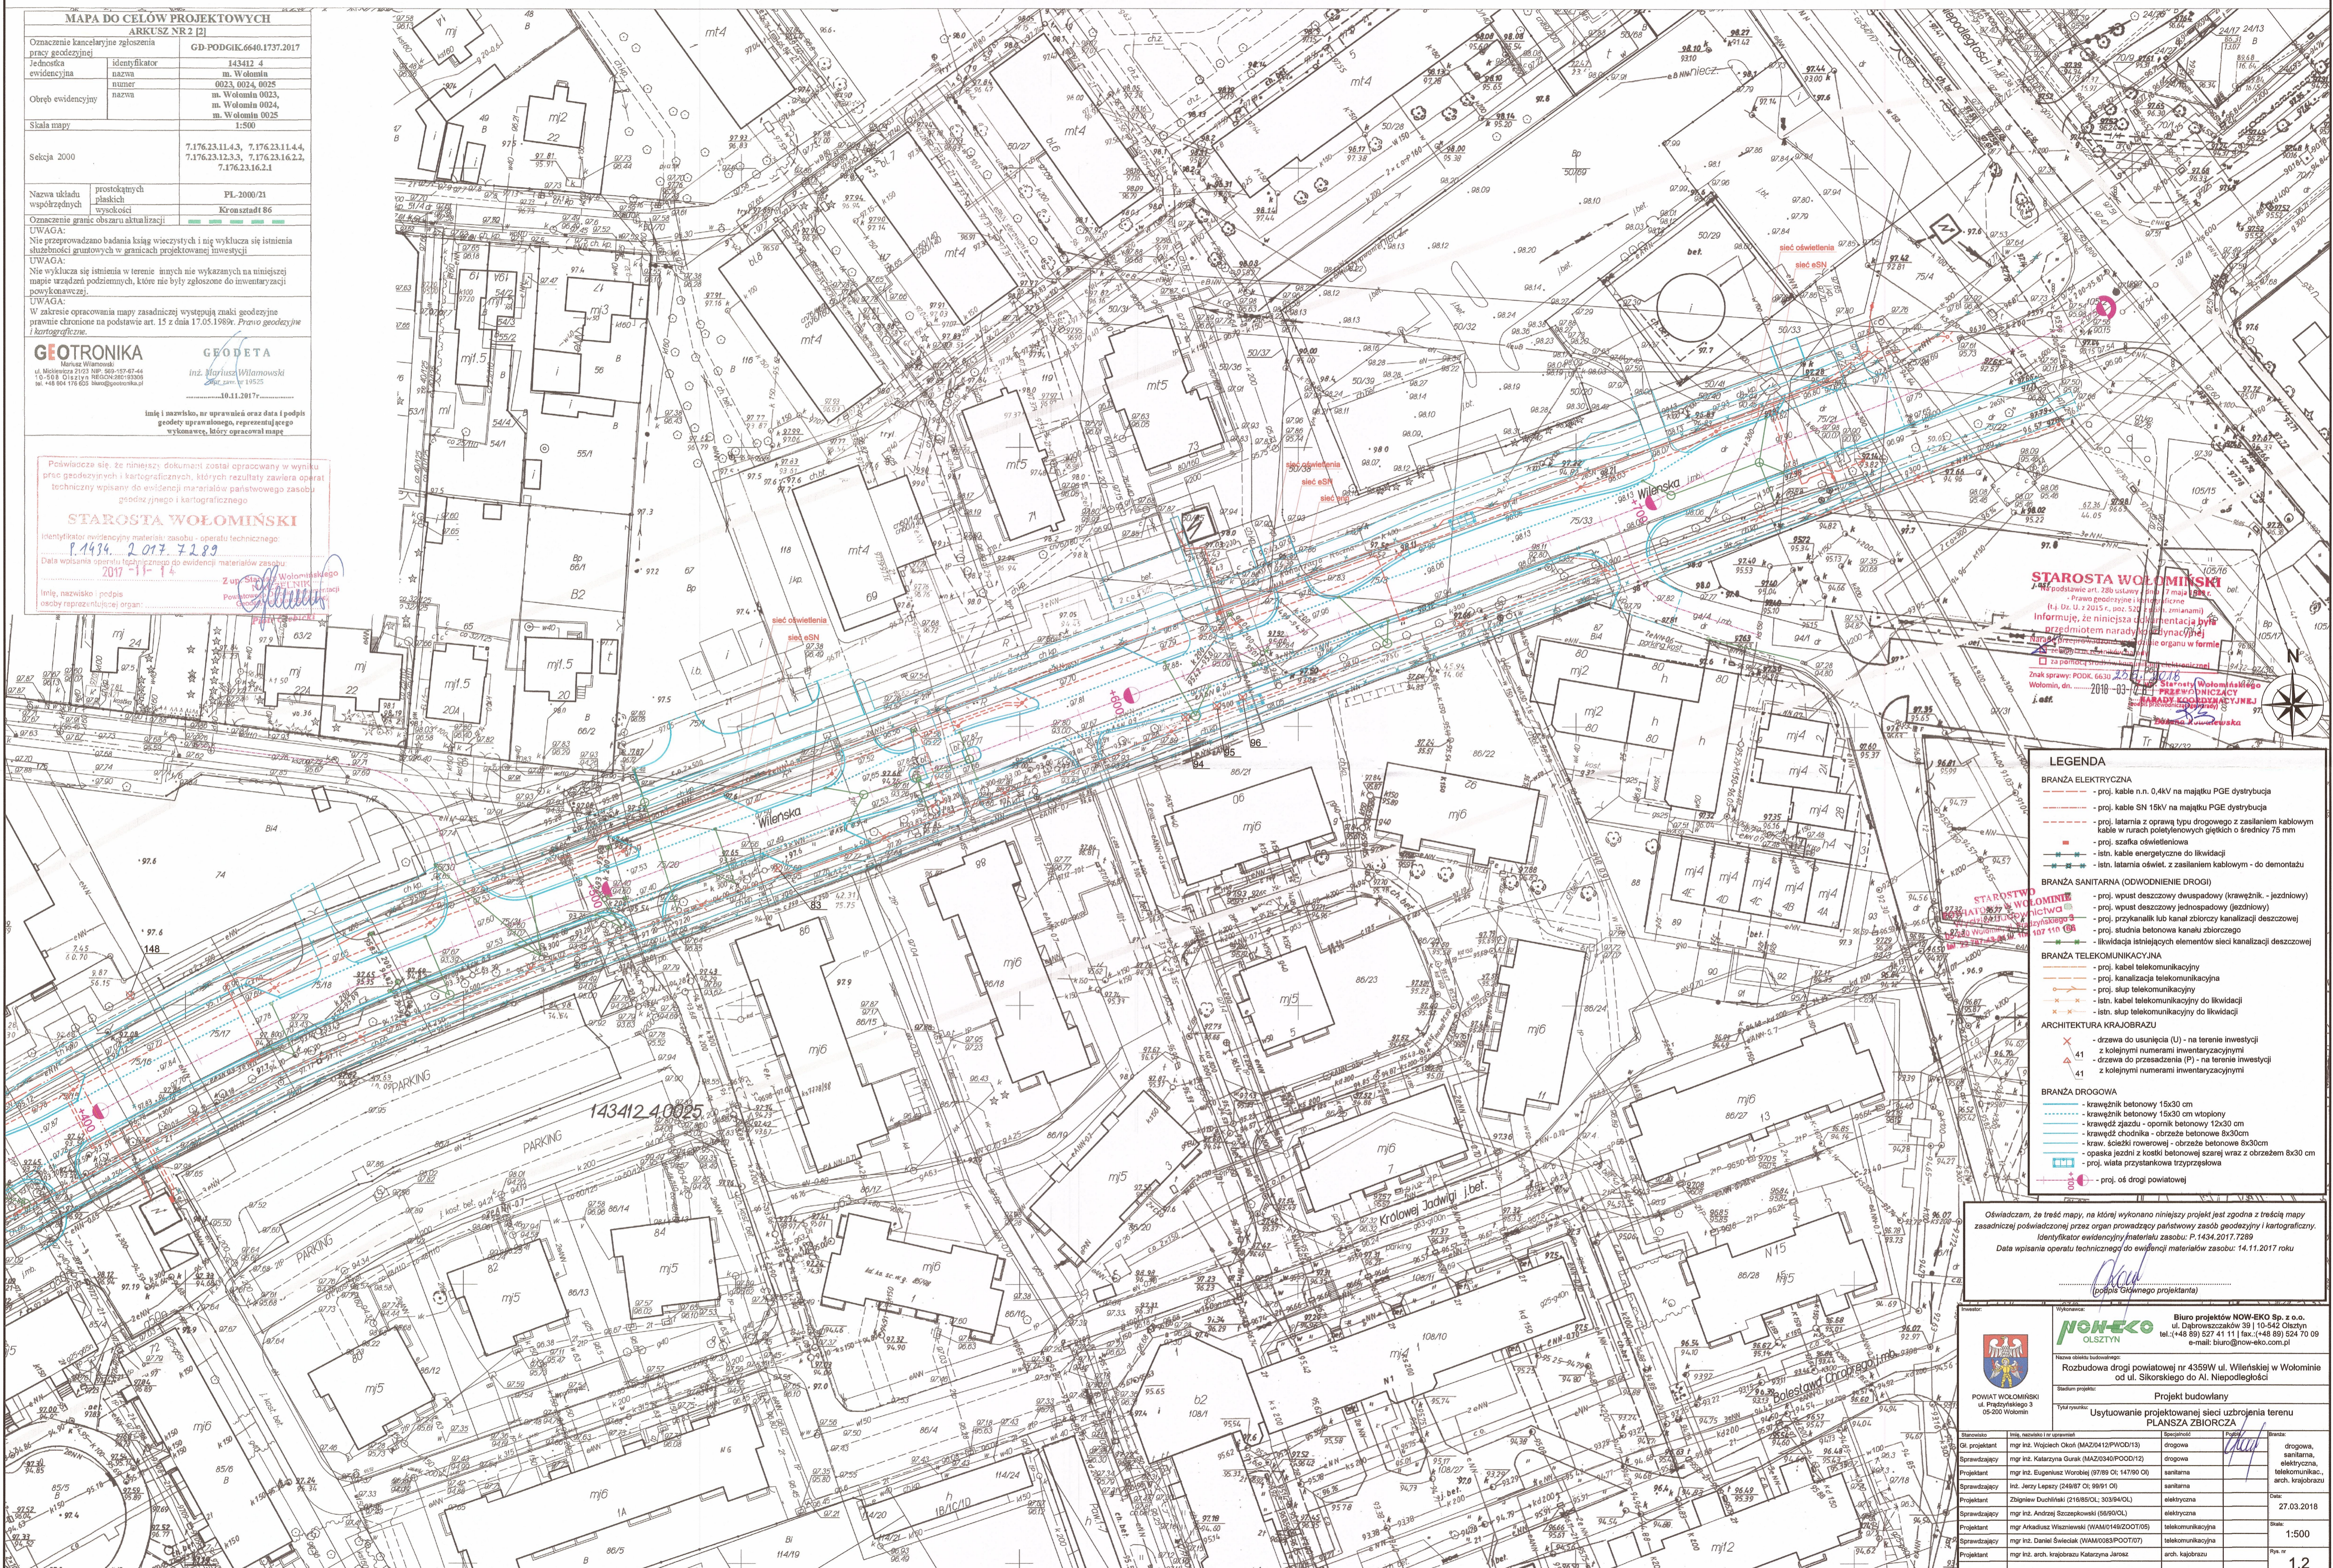

STAROSTA WOŁOMIŃSKI
 J. 445 podstawie art. 28b ustawy z dnia 7 maja 1984r. - Prawo geodezyjne i kartograficzne (t.j. Dz. U. z 2015 r. nr 531, z późn. zmianami)
 Informuję, że niniejsza dokumentacja była przedmiotem narady wyjazdowej Zarządu Powiatu Wołomińskiego w dniu 14.11.2017r. w sprawie: PODOC. 6630.2017.116
 2018-03-12
 Powiat Wołomiński
 ul. Przędzińskiego 3
 05-200 Wołomin

LEGENDA

BRANŻA ELEKTRYCZNA

- proj. kable n.n. 0,4kV na majątku PGE dystrybucja
- proj. kable SN 15kV na majątku PGE dystrybucja
- proj. latarnia z oprawą typu drogowego z zasileniem kablowym
- kable w rurach polietylenowych głębi ok. 0,8m przy 75 mm
- proj. szafka oświetleniowa
- istn. kable energetyczne do likwidacji
- istn. latarnia oświetl. z zasileniem kablowym - do demontażu

BRANŻA SANITARNA (ODWODNIENIE DROGI)

- proj. wpust deszczowy dwuspadowy (krawężnik - jezdnioły)
- proj. wpust deszczowy jednospadowy (jezdniowy)
- proj. przykanalik lub kanał zbiorczy kanalizacji deszczowej
- proj. studnia betonowa kanału zbiorczego
- likwidacja istniejących elementów sieci kanalizacji deszczowej

BRANŻA TELEKOMUNIKACYJNA

- proj. kable telekomunikacyjny
- proj. kanalizacja telekomunikacyjna
- proj. słup telekomunikacyjny
- istn. kable telekomunikacyjny do likwidacji
- istn. słup telekomunikacyjny do likwidacji

ARCHITECTURA KRAJOBRAZU

- drzewa do usunięcia (U) - na terenie inwestycji
- z kolejnymi numerami inwentaryzacyjnymi
- drzewa do przaszędzenia (P) - na terenie inwestycji
- z kolejnymi numerami inwentaryzacyjnymi

BRANŻA DROGOWA

- krawężnik betonowy 15x30 cm
- krawężnik betonowy 15x30 cm wtopiony
- krawężnik żłabowy - oponnik betonowy 12x30 cm
- krawężnik chodnika - obrzeże betonowe 8x30cm
- kraw. ścieżki rowerowej - obrzeże betonowe 8x30cm
- opaska jezdni z kostki betonowej szarej wraz z obrzeżem 8x30 cm
- proj. wiata przystankowa trzyprzędzowa
- proj. os. drogi powiatowej

Oświadczam, że treść mapy, na której wykonano niniejszy projekt jest zgodna z treścią mapy zasadniczej powiadomzonej przez organ prowadzący państwowy zasób geodezyjny i kartograficzny.
 Identyfikator ewidencyjny materiału zasobu: P.1434.2017.7289
 Data wpisania operatu technicznego do ewidencji materiałów zasobu: 14.11.2017 roku
 [Podpis]

Wykonawca: **NOWEKO OLSZTYN** Biuro projektów NOWEKO Sp. z o.o. ul. Dąbrowszczyków 39 | 10-542 Olsztyn tel.: (+48 88) 527 41 11 | fax: (+48 88) 524 70 09 e-mail: biuro@noweko.com.pl

Rozbudowa drogi powiatowej nr 4359W ul. Wileńskiej w Wołominie od ul. Sikorskiego do Al. Niepodległości

Projekt budowlany

Ustytuowanie projektowanej sieci uzbrojenia terenu
PLANZA ZBIORCZA

Stanowisko	Imię, nazwisko i nr uprawnień	Specjalność	Podpis	Stanowisko
Gl. projektant	mgr inż. Włodzisław Okon (MA20412PW0D13)	drogowa	[Podpis]	drogowa, sanitarna, elektryczna, telekomunikacyjna, arch. krajobrazu
Sprawdzający	mgr inż. Katarzyna Guzik (MA203040POOD12)	drogowa	[Podpis]	
Projektant	mgr inż. Eugeniusz Worobiej (9789 Oc. 14780 Oc)	sanitarna	[Podpis]	
Sprawdzający	mgr inż. Jęży Leszy (24087 Oc. 5991 Oc)	sanitarna	[Podpis]	
Projektant	Zbigniew Duchński (21685OcL; 30394OcL)	elektryczna	[Podpis]	
Sprawdzający	mgr inż. Andrzej Szczepkowski (5590OcL)	elektryczna	[Podpis]	
Projektant	mgr Arkadiusz Wlaznowski (WAM149200T05)	telekomunikacyjna	[Podpis]	
Sprawdzający	mgr inż. Daniel Sulecki (WAM0383P00T07)	telekomunikacyjna	[Podpis]	
Projektant	mgr inż. arch. krajobrazu Katarzyna Jędrasz	arch. krajobrazu	[Podpis]	

Data: 27.03.2018
 Skala: 1:500
 Pł. 1/2