


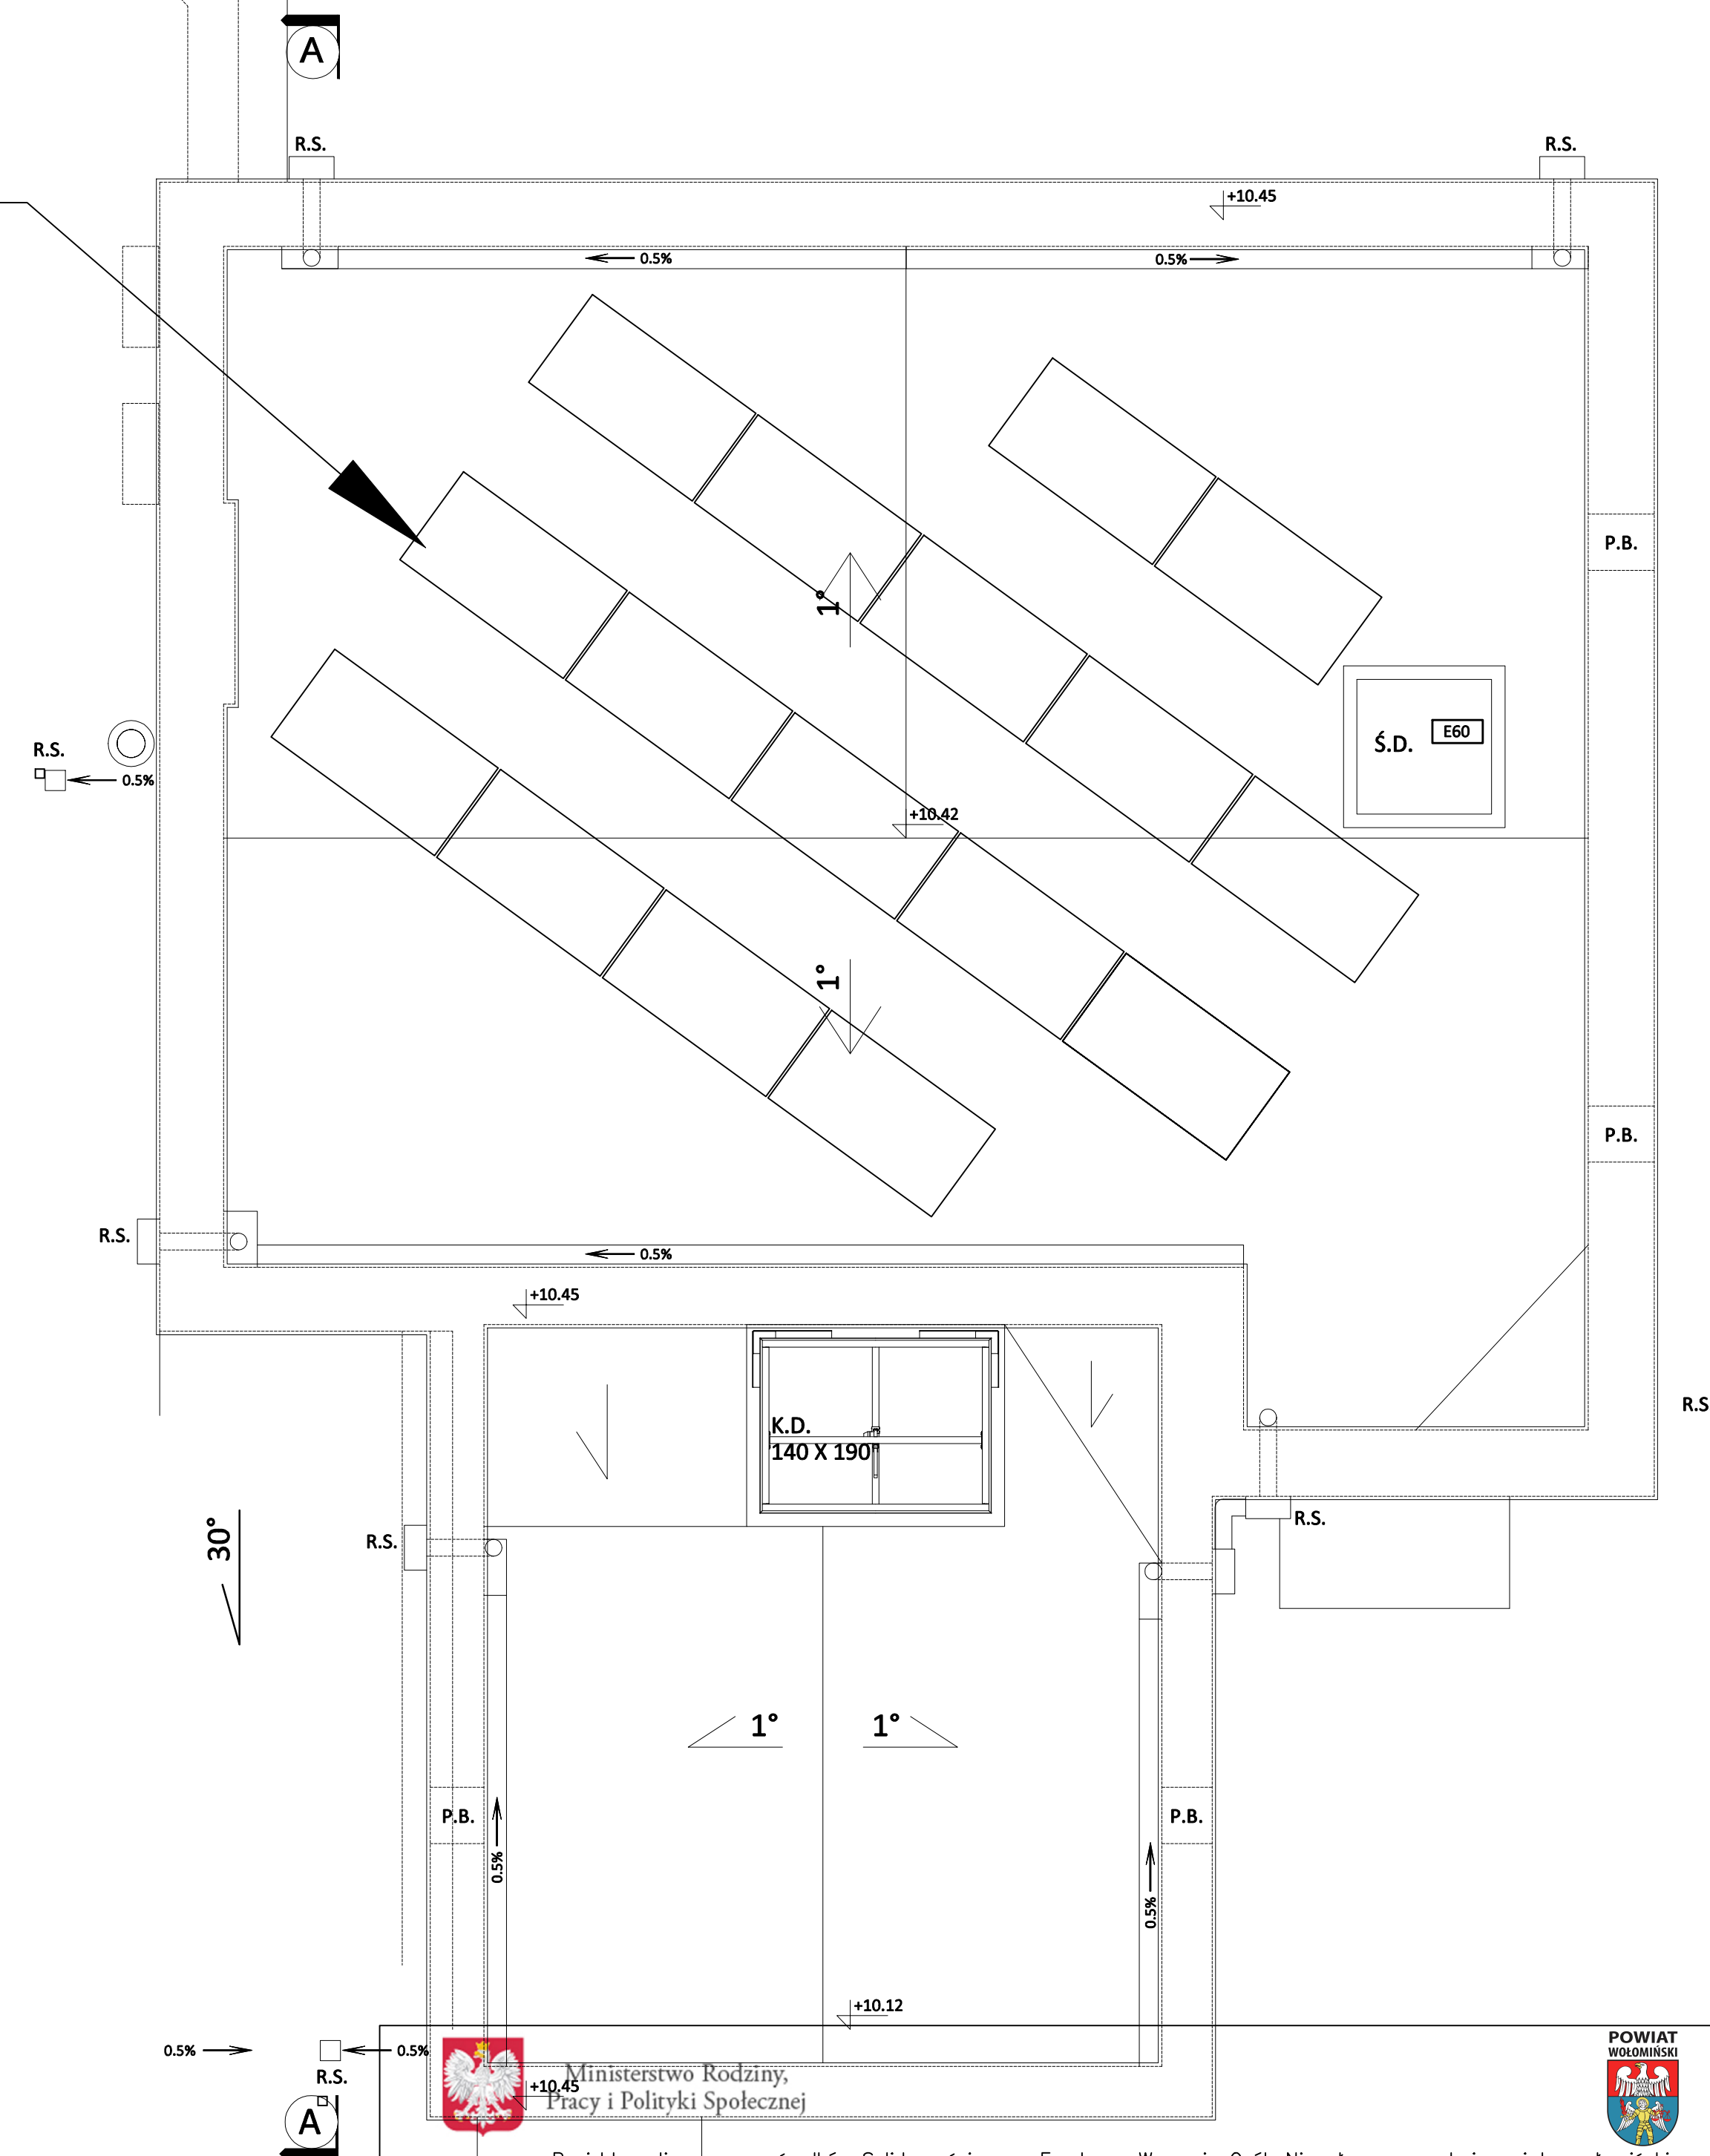


Moduły fotowoltaiczne
monokrystaliczne 5BB
1805mm x 1011mm
Moc=320Wp
Konstrukcja balastowa
o nachyleniu 15stopni




 Ministerstwo Rodziny,
Pracy i Polityki Społecznej

 POWIAT WOŁOMIŃSKI
 Projekt realizowany ze środków Solidarnościowego Funduszu Wsparcia Osób Niepełnosprawnych i powiatu wołomińskiego

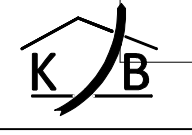
 KOMBUD RAFAŁ MARCINIAK TEL. 514 908 159, BIURO_KOMBUD@WP.PL
 OPRACOWANIE CHRONIONE PRAWAMI AUTORSKIMI.
 POWIELANIE LUB WYKORZYSTYWANIE NIEZGODNIE Z PRZEZNACZENIEM BEZ ZGODY WŁAŚCIELA DOKUMENTACJI JEST ZABRONIONE.

PROJEKT:
**PRZEBUDOWA, ROZBUDOWA, NADBUDOWA BUDYNKU NA POTRZEBY
 CENTRUM OPIEKUŃCZO - MIESZKALNEGO**

LOKALIZACJA INWESTYCJI:
**05-230 Kobyłka, ul. Poprzeczna 18
 DZ. NR 160/2, 168/3, 168/4, OBRĘB 35**

INWESTOR:
**POWIAT WOŁOMIŃSKI
 05-200 WOŁOMIN, UL. PRĄDZYŃSKIEGO 3**

TYTUŁ RYSUNKU:
RZUT DACHU - INSTALACJA FOTOWOLTAICZNA

PROJEKTANT: inż. Jerzy Jagas	UPRAWNIENIA: 134/75, 432/87Wł, 242/89Wł	PODPIS:
SPRAWDZAJĄCY: mgr inż. Jacek Frydrysiak	UPRAWNIENIA: 617/94/Wł	PODPIS:
ASYSTENT: mgr inż. Robert Nawrot	UPRAWNIENIA: 515 199 725	PODPIS:

BRANŻA: ELEKTRYKA	FAZA: PT	SKALA: 1:100	DATA: 11.2020	ROZMIAR ARKUSZA: 297x265	NR RYSUNKU: Pv-01	STRONA:
-----------------------------	--------------------	------------------------	-------------------------	------------------------------------	-----------------------------	---------